


LEGENDA:

- 1 - KOCIOŁ GAZOWY BRODIE ECOTHERM PLUS WGB 70E
- 2 - NACZYNNIE WZBIORCZE N 250 REFLEX
- 3 - SPRZĘGŁO HYDRAULICZNE SP 50/150
- 4 - ZŁEW ZE STALI NIERDZEWNEJ JEDNOKOMOROWY
- R - REGULATOR KOTŁA
- DRZWI STALOWE P.POŻ. O ODPORNOŚCI ogniowej 60 min
- DRZWI STALOWE TECHNICZNE
- MD2ZA - CENTRALA STERUJĄCA ASBIG
- DEX 12 - DETEKTOR GAZU
- SL31 - SYGNALIZATOR AKUSTYCZNO-OPTYCZNY

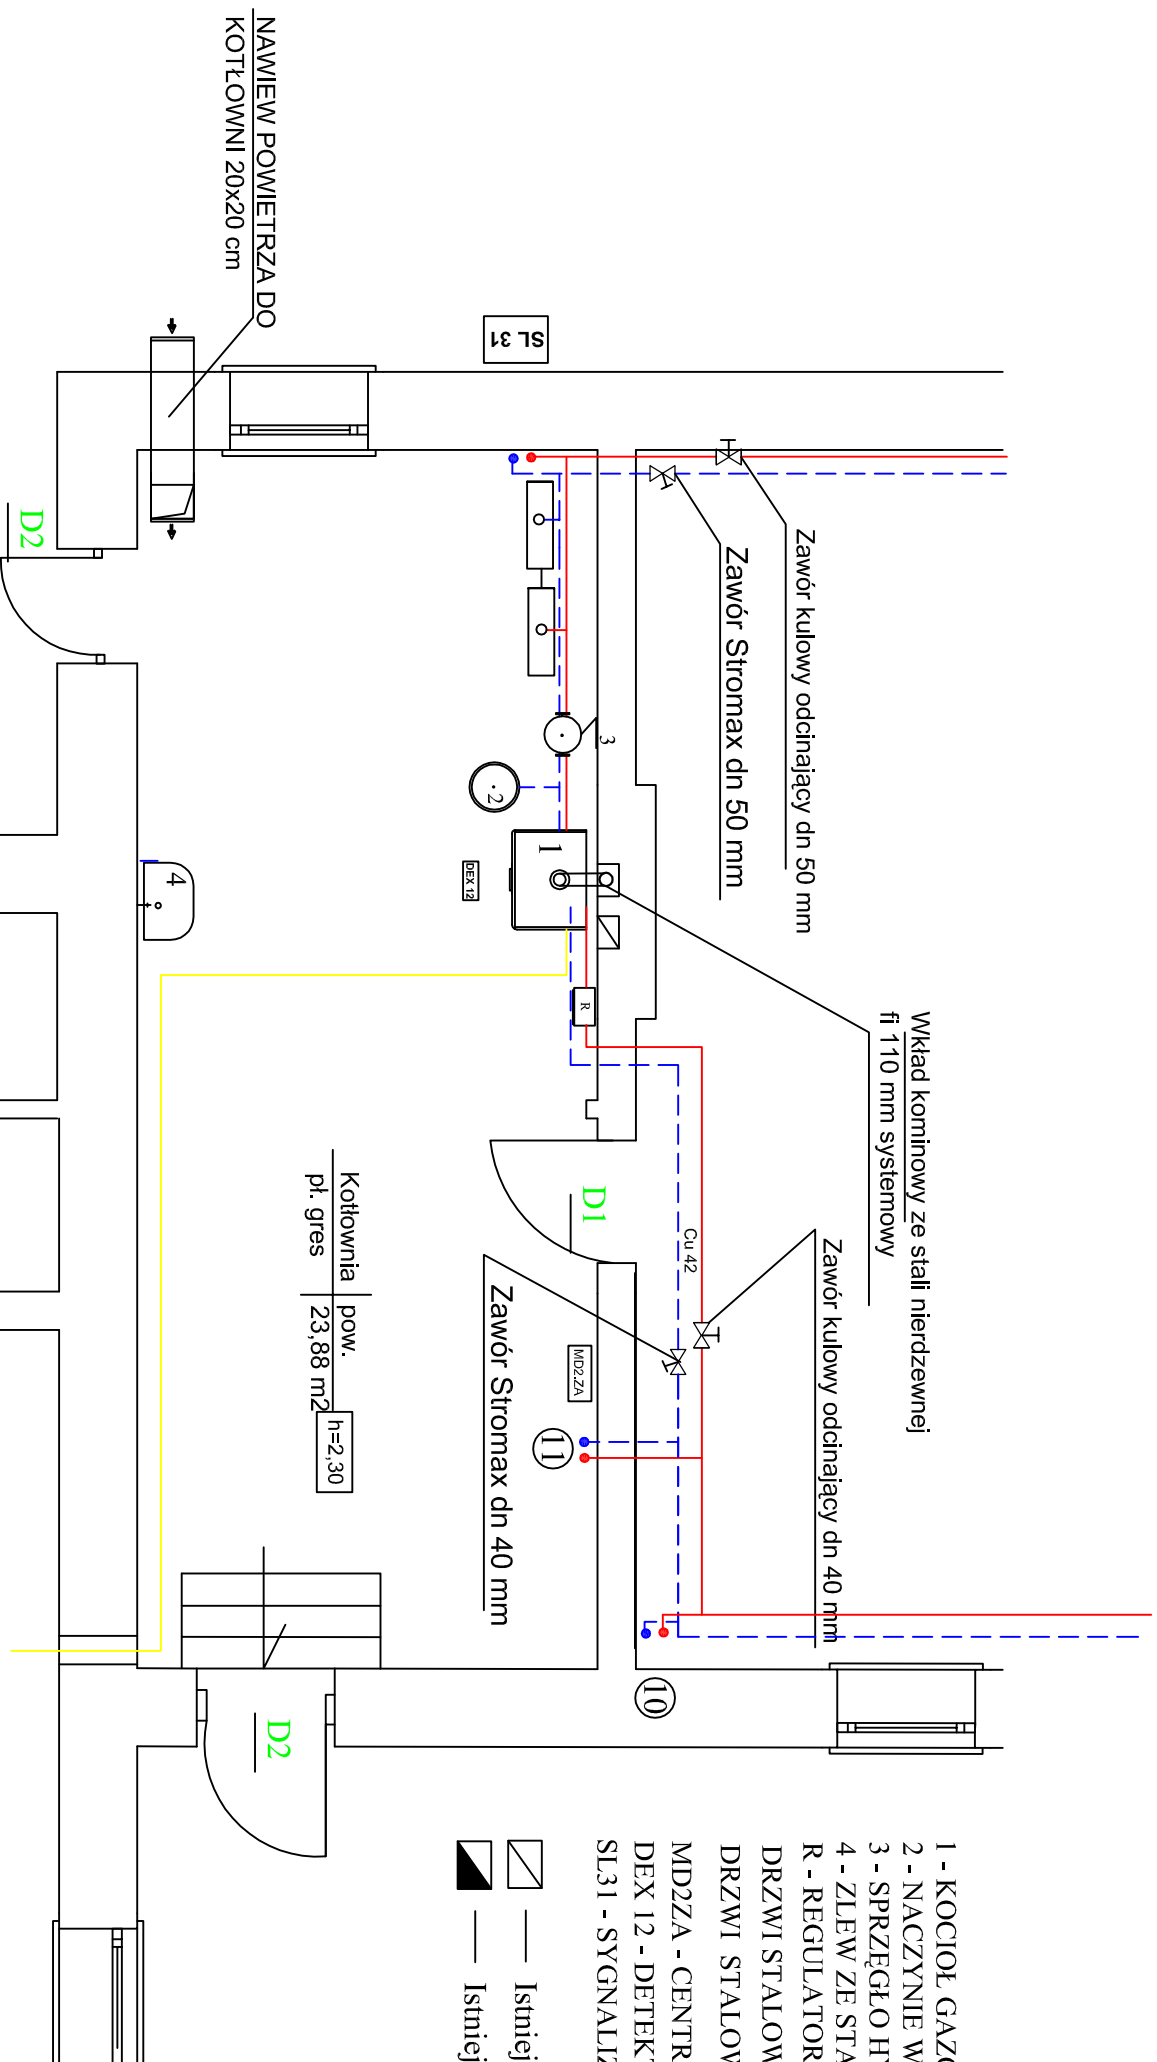

- | | | |
|---|---|---|
|  | — | Istniejący przewód wentylacji grawitacyjnej |
|  | — | Istniejący przewód spalinowy |

Projektowana instalacja c.o.

Istniejące rurociagi instalacji gazowej

PROJEKTOWANIE I NADZÓR W BUDOWNICTWIE INŻ. ŁUKASZ CHMIEŁ				
UL.OŚIEDLOWA 11 , 43-330 WILAMOWICE				
Inwestor	Ochotnicza Straż Pożarna Hecznarowice ul. Krakowska 99 43-330 Hecznarowice			
Adres obiektu	43-330 Hecznarowice ul. Krakowska 99 , dz.nr 676/9, 676/10,676/12, 676/15			
Temat	MODERNIZACJA KOTŁOWNI GAZOWEJ I INSTALACJI CENTRALNEGO OGRZEWANIA			
KOTŁOWNIA - CZĘŚĆ 2	Branża	Sanitarna		
Treść rysunku	Rzut kotłowni - stan projektowany	Nr uprząwien	Podpis	Data
				11/2011
Opracował	inż. Grzegorz Nycz			Skala 1:50
Projekował	mgr inż. Ryszard Chrzęściak	107/82 B-B		Nr Rys. 07
			Oprac.	PB